


5.217,25,25,3,3 5.217,25,25,3,4

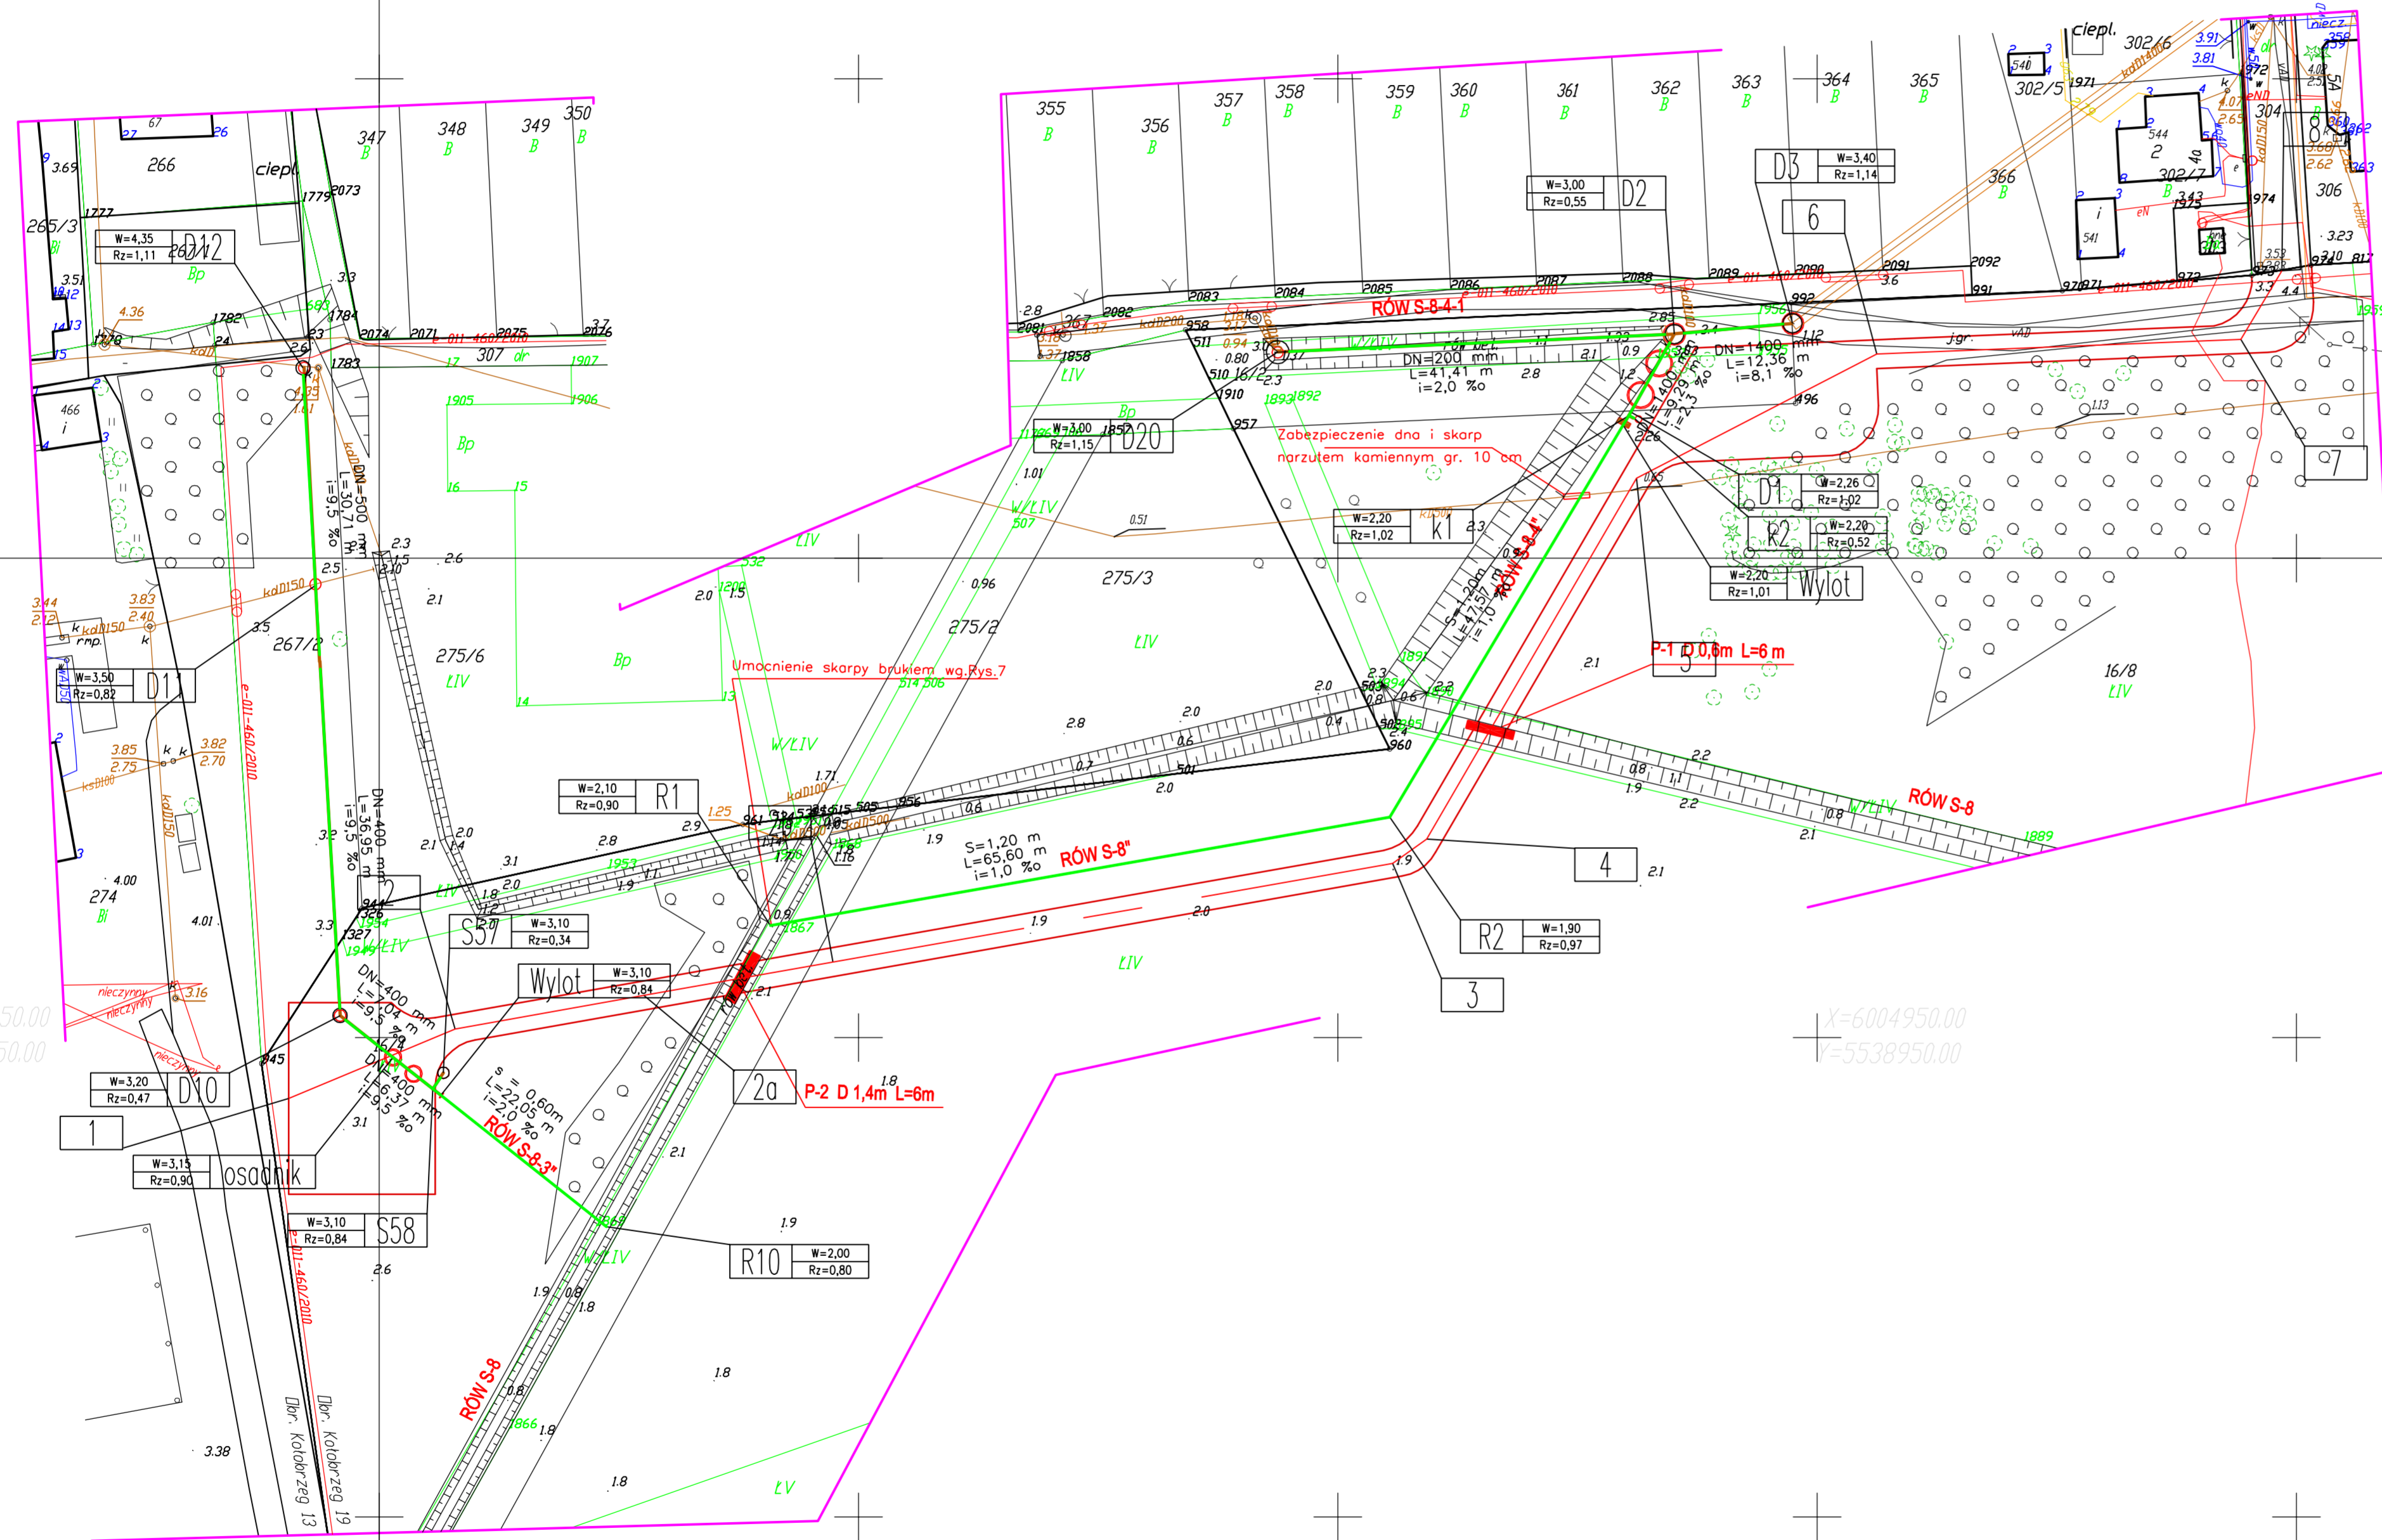

KARTA REJESTRACYJNA MAPY DO CELÓW PROJEKTOWYCH

<p>DBIEKI obr. Kolobrzeg 13, 19 Gmina: Kolobrzeg powiat: kolobrzelski województwo zachodniopomorskie</p>	<p>G. E. U. C. D. M. P. Przedsiębiorstwo Usług Geodezyjnych i Kartograficznych ul. Tarnopolska 1c/b 78-106 Kolobrzeg e-mail: geocam@geocam.pl</p>
<p>SKALA 1:500 Układ współrzędnych '2000' strefa 5 Poziom odniesienia wysokości Kronstadt '86</p>	<p>Wykonano w ramach roboty geodezyjnej Nr GK.66.40.912.2015</p>
<p>Mapa do celów projektowych sporządzona przy wykorzystaniu: 1. mapy zasadniczej w skali 1:500 2. danych branżowych części uzbrojenia podziemnego 3. pomiaru zieleni wysokości i powierzchni przyrody oraz pomiaru innych obiektów wskazanych przez projektanta 4. opracowanych geodezyjnie elementów planu zagospodarowania przestrzennego (nie rozpraszające, line regulujące, osie ulic) 5. Mapa do celów projektowych została wykonana bez ustalenia obciążenia służebnościami gruntowymi ujemnymi w księgach wieczystych</p>	<p>Kierownik roboty Stanisław Wesolowski, nr 7643 i zakres 1,2,4 (nie zawiera nr i zakres spr.zaw.)</p>
<p>Granice i nr działek ewidencyjnych według danych "Dzielnica" w Kolobrzegu z dnia 14.02.2015r. Line dotyczące granic spełniają obowiązujące standardy techniczne/ Line dotyczące granic nie spełniają obowiązujących standardów technicznych. Wskazano</p>	<p>W obszarze objętym opracowaniem i - mapa zawiera ustalenia wszystkich projektowanych słuzebnościami gruntowymi - brak jest obowiązujących projektów sieci uzbrojenia terenu.</p>
<p>W zakresie opracowania znajdują się punkty osnowy geodezyjnej nr podlegające ochronie na podst. art. 15, ust. 48 ust. 1 pkt 3 ustawy Prawo geodezyjne i kartograficzne</p>	<p>Informacje dotyczące typu nośnika oraz zawartości nośnika z danymi cyfrowymi 1. Typ nośnika: CD, DVD, MP3</p>
<p>1. Nazwa pliku: 66.40.912.2015 2. Wielkość: 0,0212015r.</p>	<p>Metoda sporządzenia mapy: cyfrowa</p>
<p>Informacje dodatkowe: 1. Zakres pomiaru 2. Produkcja znaków zgodna z instrukcją techniczną K-1 (1979) / K-1 (Podstawa Mapa Kraju z 1980) / Rozp. Ministra Administracji i Cyfryzacji z dn. 12 lutego 2013r. w spr. baz danych geodezyjnej ewidencji sieci uzbrojenia terenu, bazy danych obiektów topograficznych oraz zasadniczej mapy 3. Mapa ma być do celów projektowych w zakresie pomiaru 4. Skala kartograficzności mapy do celów projektowych jest zgodna z przepisami instrukcji technicznej K-1 (1979) / K-1 (Podstawa Mapa Kraju z 1980) 5. Wszystkie trwałe obiekty budowlane podlega wytyczeniu przez jednostkę wykonawstwa geodezyjnego 6. Nie wyklucza się istnienia w terenie również uzbrojenia, o którym brak było informacji branżowych i nie zostało odnotowane w czasie inwentaryzacji geodezyjnej</p>	<p>Rejestracja: Poświadczam, że niniejszy dokument został opracowany w wyniku prac geodezyjnych i kartograficznych, których regulaty zawiera aparat techniczny wpisany do ewidencji i materiałów państwowego zasobu geodezyjnego i kartograficznego. Organ prowadzący państwową zasobę geodezyjną i kartograficzną: STAROSTA KOLBRZEJSKI Identyfikator ewidencyjny materiału zasobu - aparatu technicznego: GK.66.40.912.2015 Data wpisania aparatu technicznego do ewidencji materiałów zasobu: [pusty] Inicjały, nazwisko i podpis osoby reprezentującej organ: [pusty]</p>
<p>Uzbrojenie opracowano na podstawie: 1. danych branżowych - z Usterki B 2. pośredniego ustalenia przebiegu aparatury elektromagnetyczna - z Usterki A 3. bezprzewodnych pomiarów pomiarów - bez litery W związku z tym w częściach 1 i 2 nie gwarantuje się kompletności, a dokładność położenia uzbrojenia na mapie może być niższa od dokładności kartograficznej mapy.</p>	<p>Aktualność mapy do celów projektowych na dzień: 25.06.2015r.</p>

- W rejonie linii napowietrznych prace ziemne prowadzić ręcznie
- Projektowany rów
- Projektowany rurociąg
- Projektowane urządzenia
- Droga technologiczna
- Prace w/w strefie napowietrznych linii energetycznych wykonywać ręcznie. Nie wolno podnosić wysięgnika.

5.216,25,05,1,1 5.216,25,05,1,2

OZNACZENIE SYMBOLI
W-rzędna wlotu studni
Rz-rzędna dna studni lub przewodu

<p>ZAKŁAD PROJEKTOWANIA I REALIZACJI BUDOWNICTWA KOMUNALNEGO 75-370 MOSZALIN, ul. Bauera 31 tel. (094) 545 08 95</p>		
<p>Obiekt: Projekt budowlany urządzeń oczyszczających ścieki odciszczawie Dzielnic Wschód w Kolobrzegu</p>		
<p>Tytuł: Plan zagospodarowania terenu</p>		
Branża: sanitarna	Nr Uprawnień	Podpis
Projektował: mgr inż. Jerzy Mirzak	UAA/N/7342/140/07/94	
Sprawił: mgr inż. T. Kłojek	UAA/N/7210/860/88	
Data: Sierpień 2015	Stadium: PB	Skala: 1:500 Nr rysunku: 1