



Widok z góry

Skala 1:500

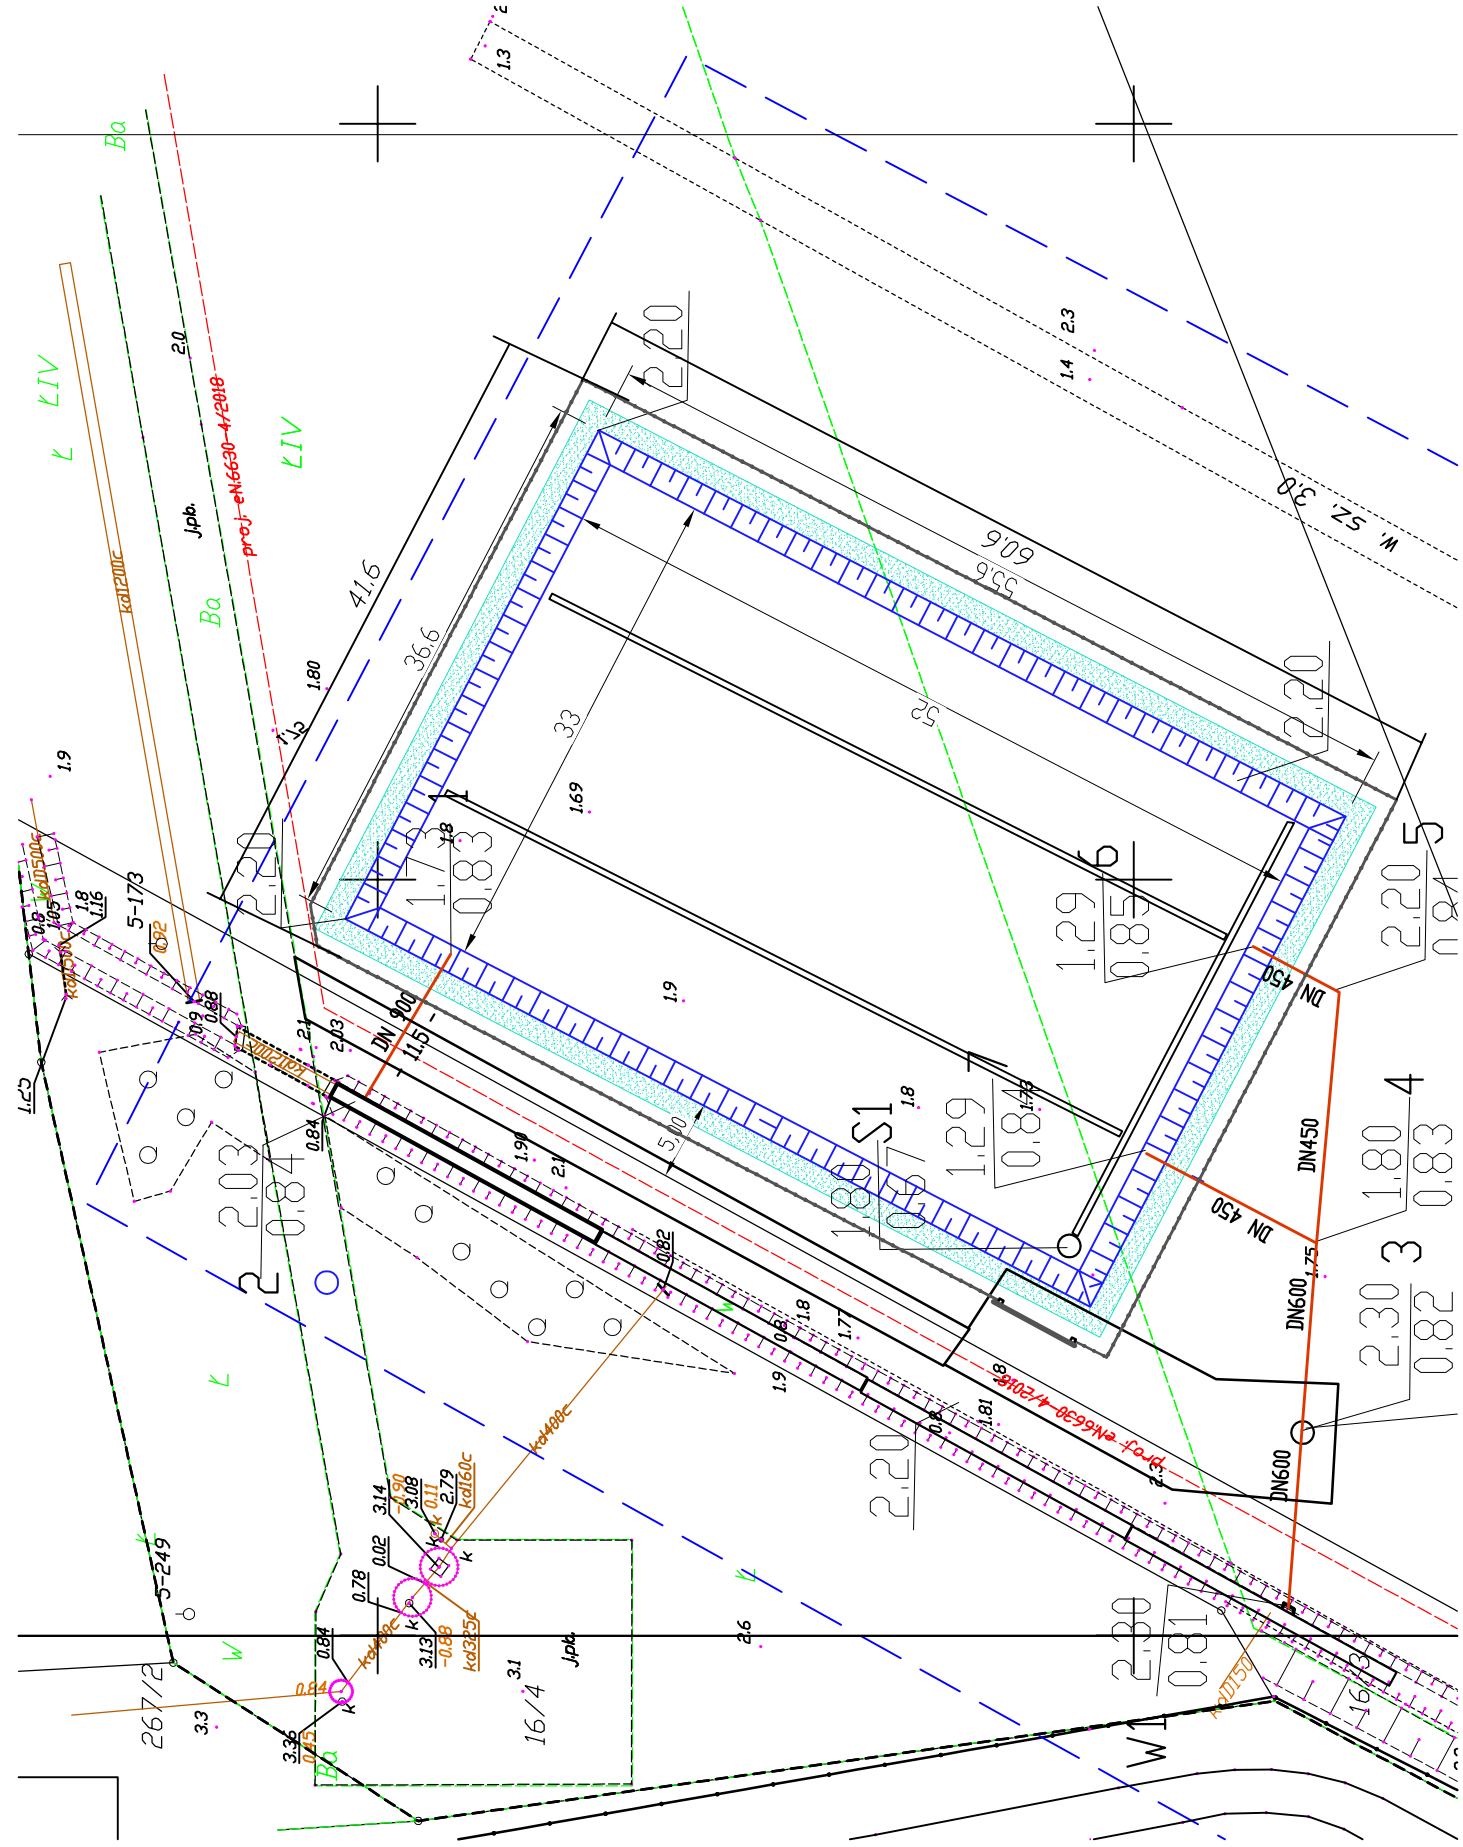


Przekrój przez kanał dopływowy i zbiornik

Skala 1:200

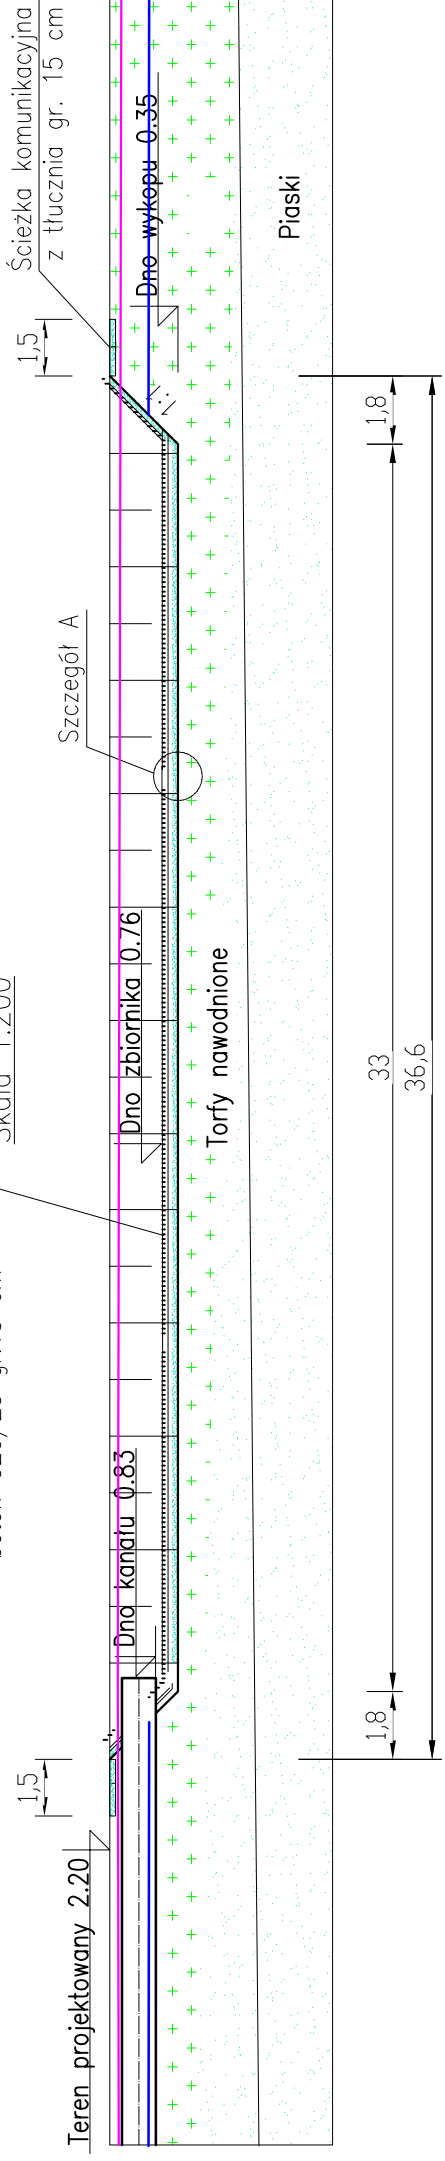


Przekrój przez koryto i zbiornik

Skala 1:200

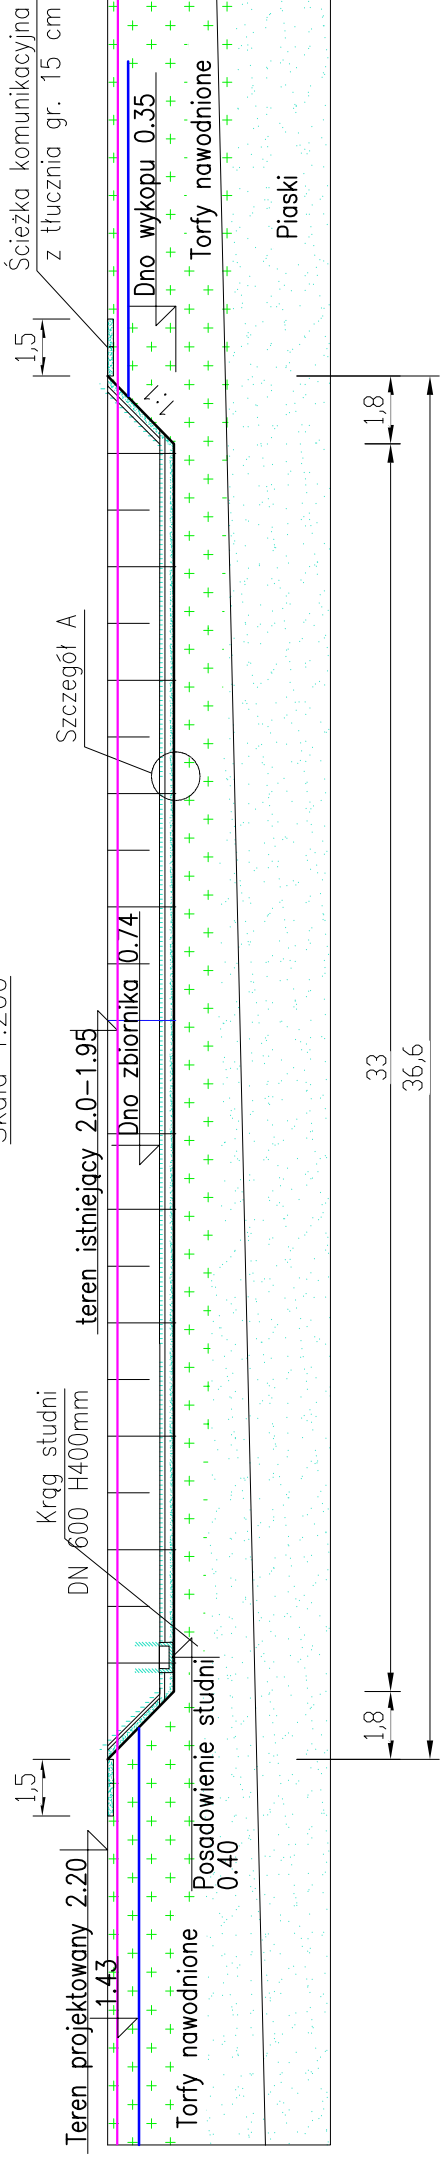

Szczegół A/B

Skala 1:40

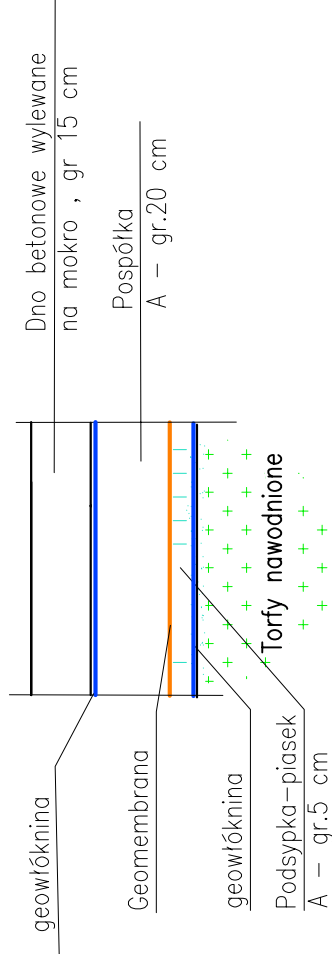

Nazwa i adres obiektu:  
Zbiornik retencyjny dla wód opadowych odprowadzanych z dzielnicy Wschodniej w Kofobrzegu poprzez rów S-8 do rzeki Stramniczki

Kołobrzeg nr dz: 16/3, 16/8, obręb 19 Kołobrzeg

Nazwa rysunku:  
Projekt konstrukcyjno-technologiczny i przekroje poprzeczne zbiornika retencyjnego

Skala:  
1:500  
1:200

Projektował: Sprawdził:

dr inż. Tadeusz Gruszecki  
inż. Miłota Gruszecka

Data:  
29.04.2019

A/PNB/8300/76/81  
specjalność instalacyjno-inżynierska

UAN/N/7210/78/90  
specjalność instalacyjno-inżynierska

inżynier specjalność instalacyjno-inżynierska w zakresie sieci sanitarnych w zakresie sieci wod-kan

Nr rysunku:

3