


5.217,25,25,3,3 5.217,25,25,3,4

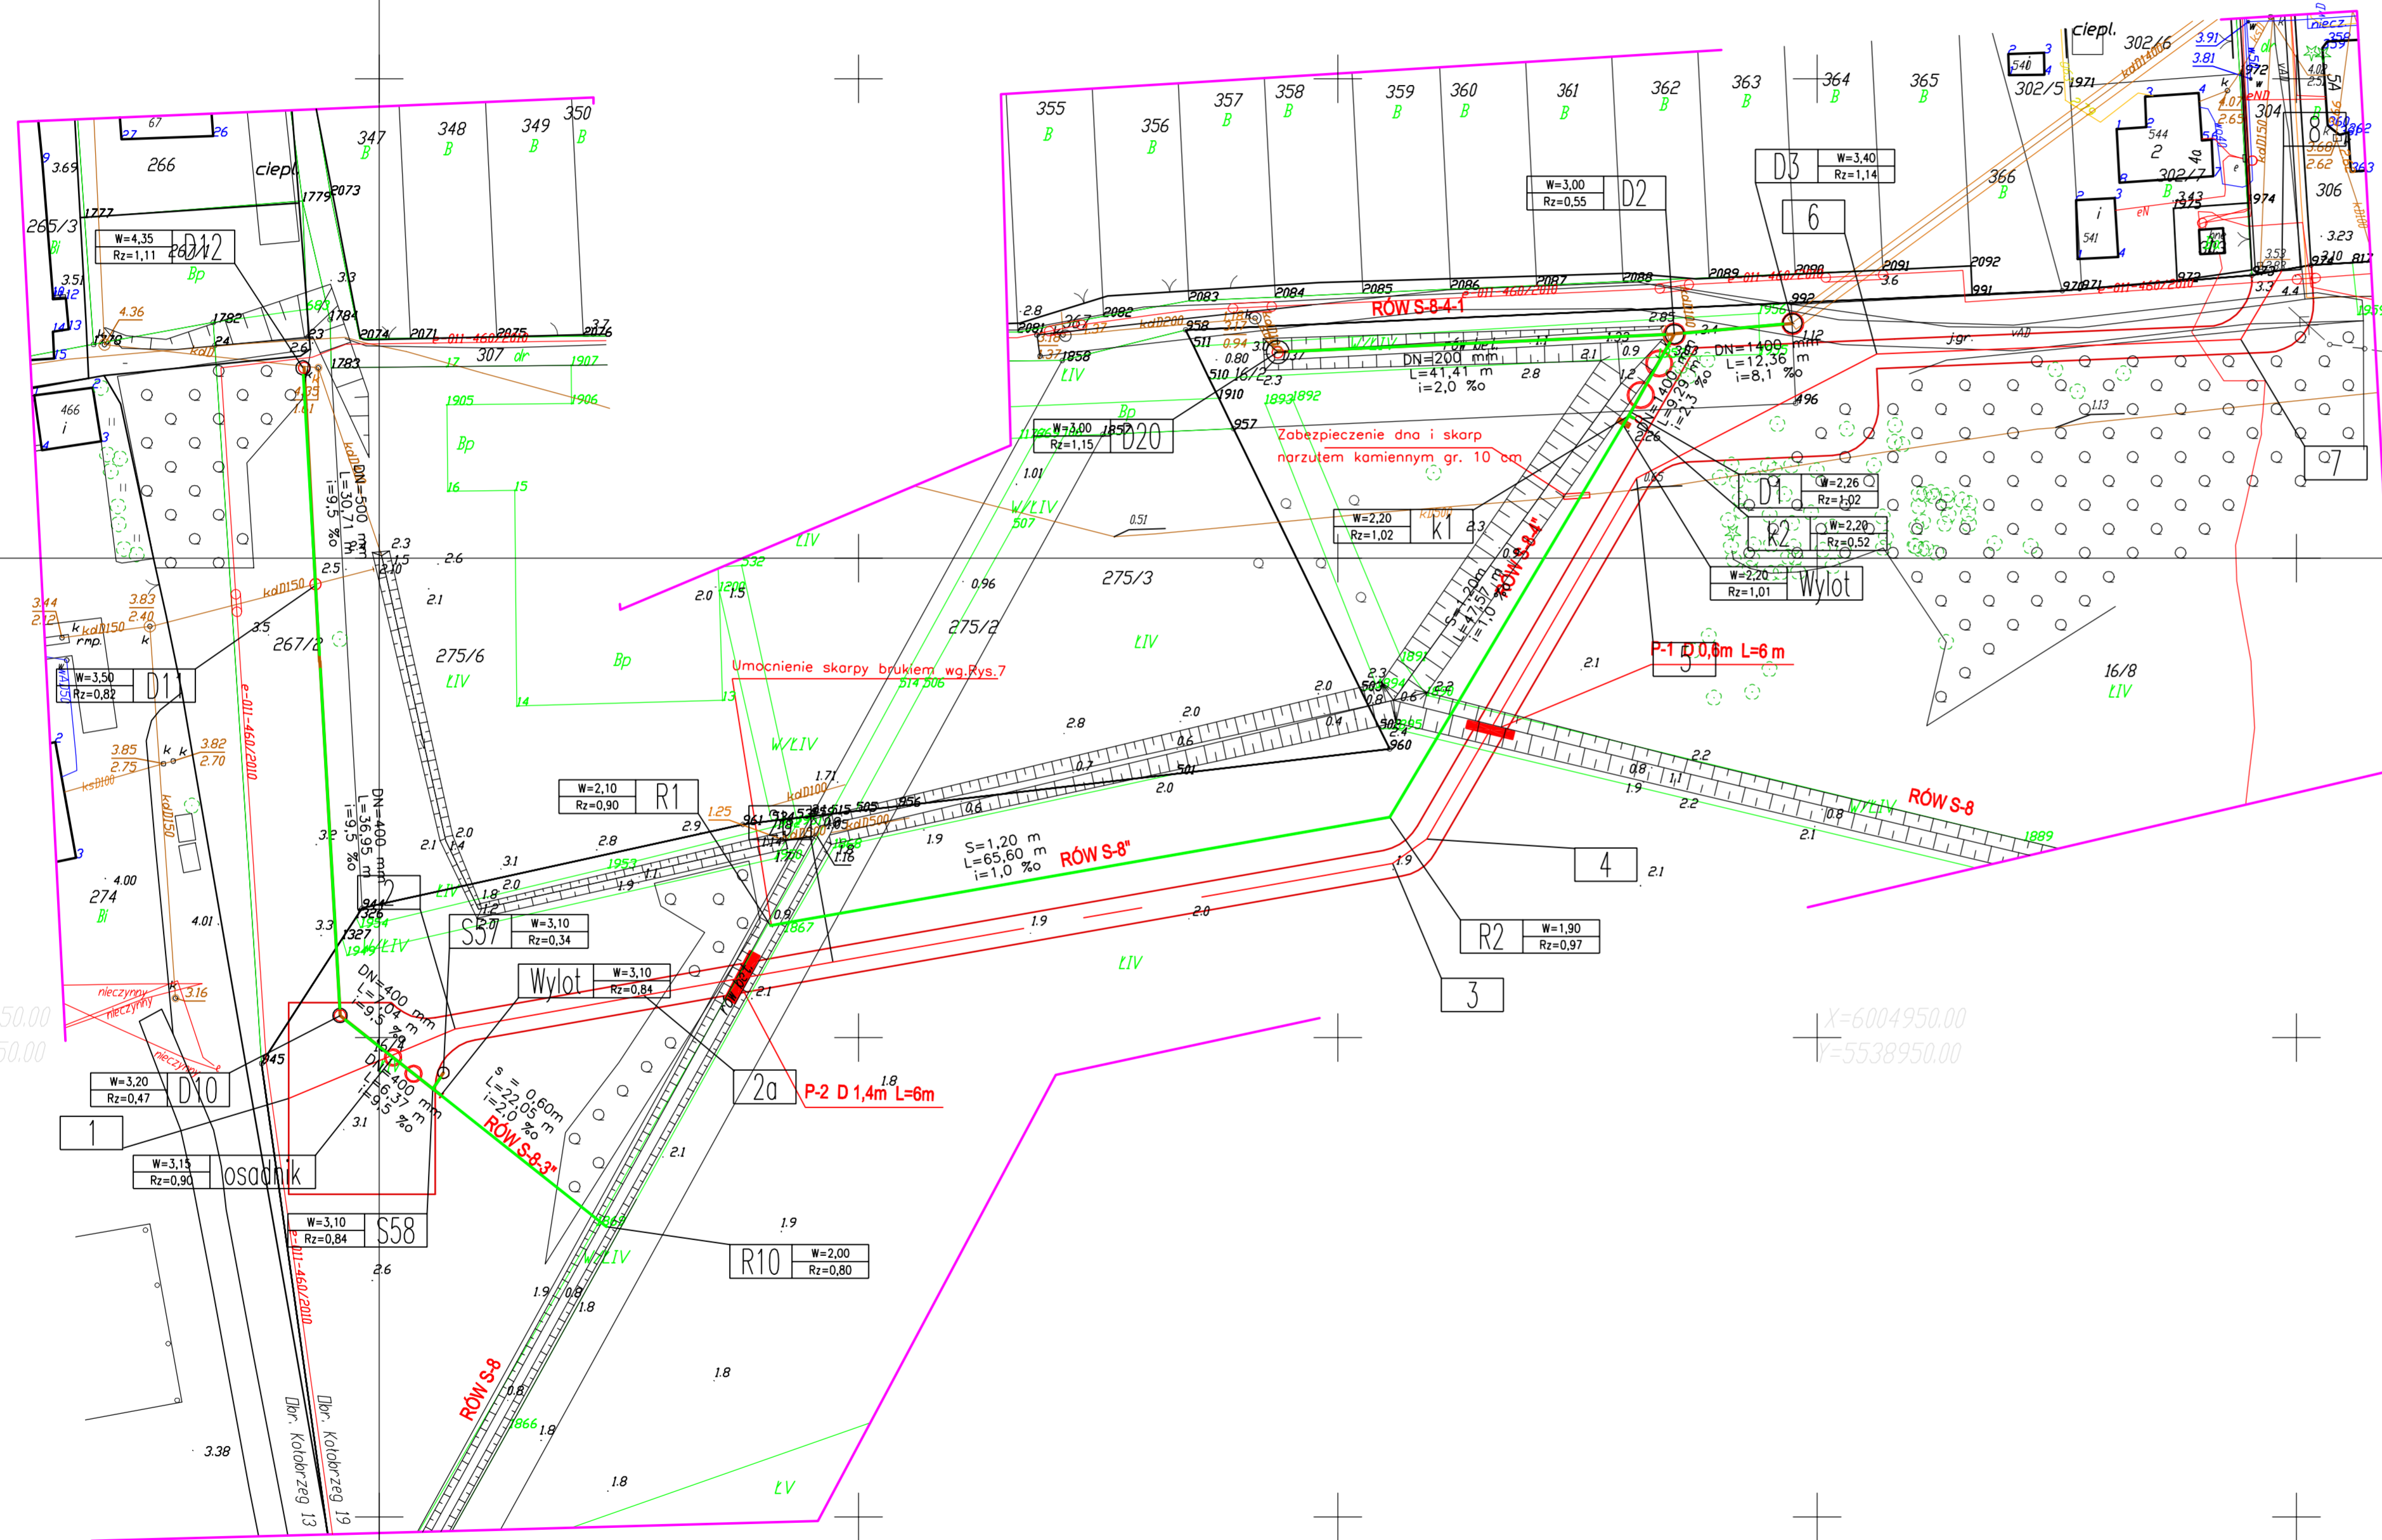

KARTA REJESTRACYJNA MAPY DO CELÓW PROJEKTOWYCH

<p>DBIEKI obr. Kolobrzeg 13, 19 Gmina: Kolobrzeg powiat: kolobrzelski województwo: zachodniopomorskie</p>	<p>G. E. U. C. D. M. P. Przedsiębiorstwo Usług Geodezyjnych i Kartograficznych ul. Tarnopolska 1c/b 78-106 Kolobrzeg e-mail: geocam@geocam.pl</p>
<p>SKALA: 1:500 Układ współrzędnych '2000' strefa 5 Poziom odniesienia wysokości: Kronstadt '86</p>	<p>Wykonano w ramach roboty geodezyjnej Nr: GK.66.40.912.2015</p>
<p>Mapa do celów projektowych sporządzona przy wykorzystaniu: 1. mapy zasadniczej w skali 1:500 2. danych branżowych części uzbrojenia podziemnego 3. pomiaru zieleni wysokości i powierzchni przyrody oraz pomiaru innych obiektów wskazanych przez projektanta 4. opracowanych geodezyjnie elementów planu zagospodarowania przestrzennego (nie rozpraszające, line regulujące, osie ulic) 5. Mapa do celów projektowych została wykonana bez ustalenia obciążenia służebnościami gruntowymi ujemnymi w księgach wieczystych</p>	<p>Kierownik roboty: Stanisław Wesolowski, nr 7643 i zakres 1,2,4 (nie zawiera nr i zakres spr.zaw.)</p>
<p>Granice i nr działek ewidencyjnych według danych "Dzielnica" i Kolobrzeg z dnia: 14.02.2015r. Line dotyczące granic: spełniają obowiązujące standardy techniczne/ Line dotyczące granic: nie spełniają obowiązujących standardów technicznych. Wskazano</p>	<p>W obszarze objętym opracowaniem: - mapa zawiera ustalenia wszystkich projektowanych sieci uzbrojenia terenu - brak jest obowiązujących projektów sieci uzbrojenia terenu</p>
<p>W zakresie opracowania znajdują się punkty osnowy geodezyjnej nr: podlegające ochronie na podst. art. 15, ust. 48 ust. 1 pkt 3 ustawy Prawo geodezyjne i kartograficzne</p>	<p>Informacje dotyczące typu nośnika oraz zawartości nośnika z danymi cyfrowymi: 1. typ nośnika: CD, DVD, MP3</p>
<p>Metoda sporządzenia mapy: cyfrowa</p>	<p>Rejestracja: Poświadczam, że niniejszy dokument został opracowany w wyniku prac geodezyjnych i kartograficznych, których regulatywy zawiera aparat techniczny wpisany do ewidencji i materiałów państwowego zasobu geodezyjnego i kartograficznego. Organ prowadzący państwową zasobę geodezyjną i kartograficzną: STAROSTA KOLBRZEJSKI Identyfikator ewidencyjny materiału zasobu - aparatu technicznego: GK.66.40.912.2015 Data wpisania aparatu technicznego do ewidencji materiałów zasobu: Inicjały, nazwiska i podpis osoby reprezentującej organ:</p>
<p>Informacje dodatkowe: 1. Zakres pomiaru 2. Produkcja znaków zgodna z instrukcją techniczną K-1 (1979) / K-1 (Podstawa Mapa Kraju z 1980) / Rozp. Ministra Administracji i Cyfryzacji z dn. 12 lutego 2013r. w spr. baz danych geodezyjnej ewidencji sieci uzbrojenia terenu, bazy danych obiektów topograficznych oraz zasadniczej mapy 3. Mapa ma być do celów projektowych w zakresie pomiaru 4. Skala kartograficzności mapy do celów projektowych jest zgodna z przepisami instrukcji technicznej K-1 (1979) / K-1 (Podstawa Mapa Kraju z 1980) 5. Wszystkie trwałe obiekty budowlane podlega wytyczeniu przez jednostkę wykonawstwa geodezyjnego 6. Nie wyklucza się istnienia w terenie również uzbrojenia, o którym brak było informacji branżowych i nie zostało odnotowane w czasie inwentaryzacji geodezyjnej</p>	<p>Uzbrojenie opracowano na podstawie: 1. danych branżowych - z Usterka B 2. pośredniego ustalenia przebiegu aparatury elektromagnetyczna - z Usterka A 3. bezprzewodnych pomiarów pomysłowych - bez Usterki W związku z tym w częściach 1 i 2 nie gwarantuje się kompletności, a dokładność położenia uzbrojenia na mapie może być niższa od dokładności kartograficznej mapy.</p>
<p>Aktualność mapy do celów projektowych na dzień: 25.06.2015r.</p>	<p>Kierownik jednostki wykonawstwa geodezyjnego</p>

W rejonie linii napowietrznych prace ziemne prowadzić ręcznie

— Projektowany rów
— Projektowany rurociąg
○ Projektowane urządzenia
— Droga technologiczna

Prace w/w strefie napowietrznych linii energetycznych wykonywać ręcznie.
Nie wolno podnosić wysięgnika.

5.216,25,05,1,1 5.216,25,05,1,2

OZNACZENIE SYMBOLI
W-rzędna wjazdu studni
Rz-rzędna dna studni lub przewodu

ZAKŁAD PROJEKTOWANIA I REALIZACJI BUDOWNICTWA KOMUNALNEGO
75-370 MOSZALIN, ul. Bauera 31
tel. (094) 545 08 95

Objekt: Projekt budowlany urządzeń oczyszczających ścieki odciszczawie Dzielnic Wschód w Kolobrzegu

Tytuł: Plan zagospodarowania terenu

Branża: sanitarna	Nr Uprawnień:	Podpis:
Projektował: mgr inż. Jerzy Mirzak	UAWN/7342/140/07/94	
Sprawił: mgr inż. T. Kłojek	UAWN/7210/86/08	
Data: Sierpień 2015	Stadium: PB	Skala: 1:500
		Nr rysunku: 1