

- OZNACZENIA**
- Grzejnik płytowy
 - Grzejnik żelazny
 - Grzejnik kanałowy
 - Przewody instalacji c.o. zasilenie
 - Przewody instalacji c.o. powrót
 - Średnica zewnętrzna i grubość ścianki w mm.
 - Zestaw automatycznych zaworów równoważących
 - Temperatura w pomieszczeniu
 - Istniejąca instalacja c.o. do przyłączenia z projektowaną

do pomieszczenia wymylnikowni wg proj. zawieszanej instalacji c.o.

do pomieszczenia nr 0.39 wg proj. zawieszanej instalacji c.o.

PROJEKT BUDOWLANY


Autor:
Sprawdził:
Opracował:
Obiekt:

Instalacja C.O.
- Rzut piwnicy -

UL. ARMII KRAJOWEJ 12, 78-100 KOŁOBRZEG

Skala	1:100	Arkusz	5
Data	2014-03		

RATUSZ MIEJSKI

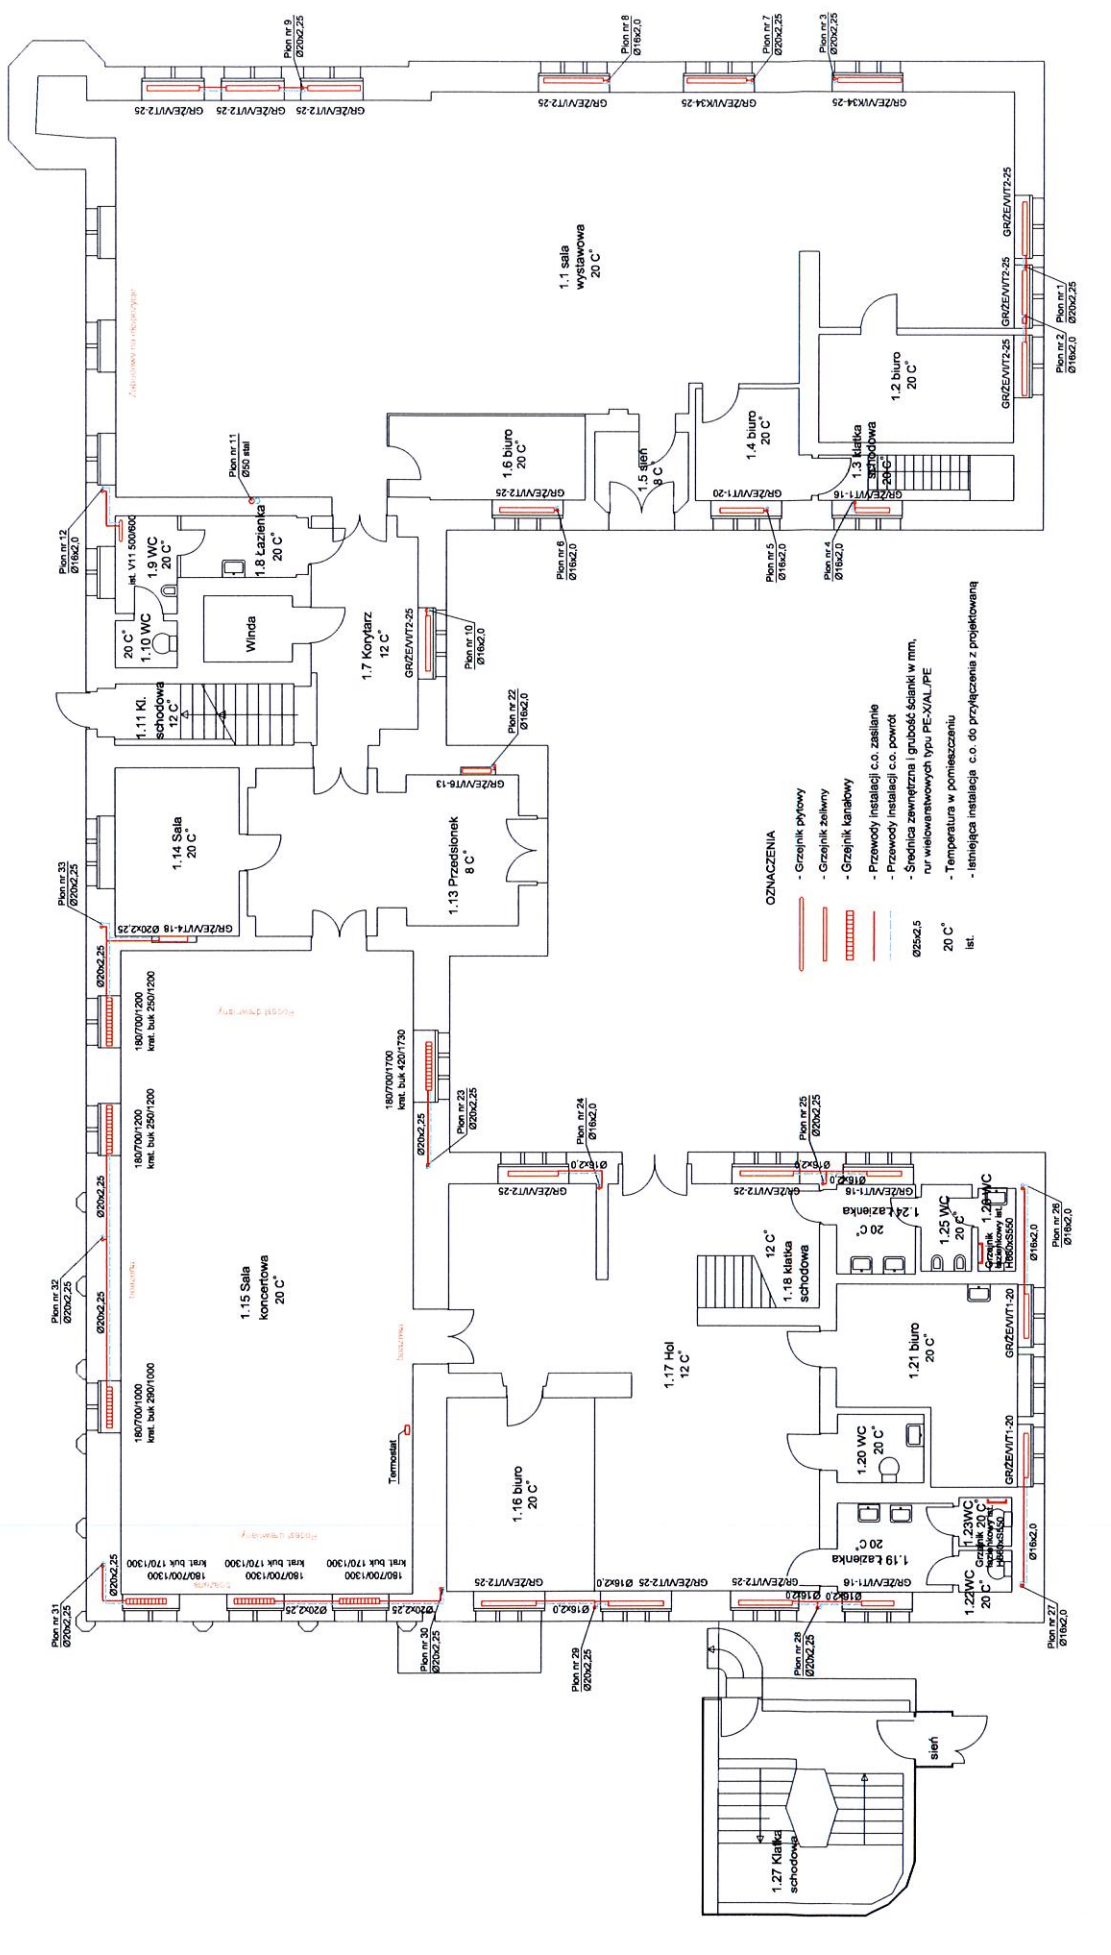

- OZNACZENIA**
- Grzejnik płytowy
 - Grzejnik żaluzyjowy
 - Grzejnik kanałowy
 - Przewody instalacji c.o. zasilające
 - Przewody instalacji c.o. powrot
 - Średnica zewnętrzna i grubość ścianki w mm.
 - rur wielowarstwowych typu PE-X/AL/PE
 - Temperatura w pomieszczeniu
 - Istniejąca instalacja c.o. do przyłączenia z projektowaną
 - ist.

PROJEKT BUDOWLANY


Autor
Sprawdził
Opracował
Obiekt:

Instalacja C.O.
- Rzut parteru -

RATUSZ MIEJSKI
UL. ARMII KRAJOWEJ 12, 78-100 KOŁOBRZEŻ

Skala 1:100
Data 2014-03

Arkusz 6

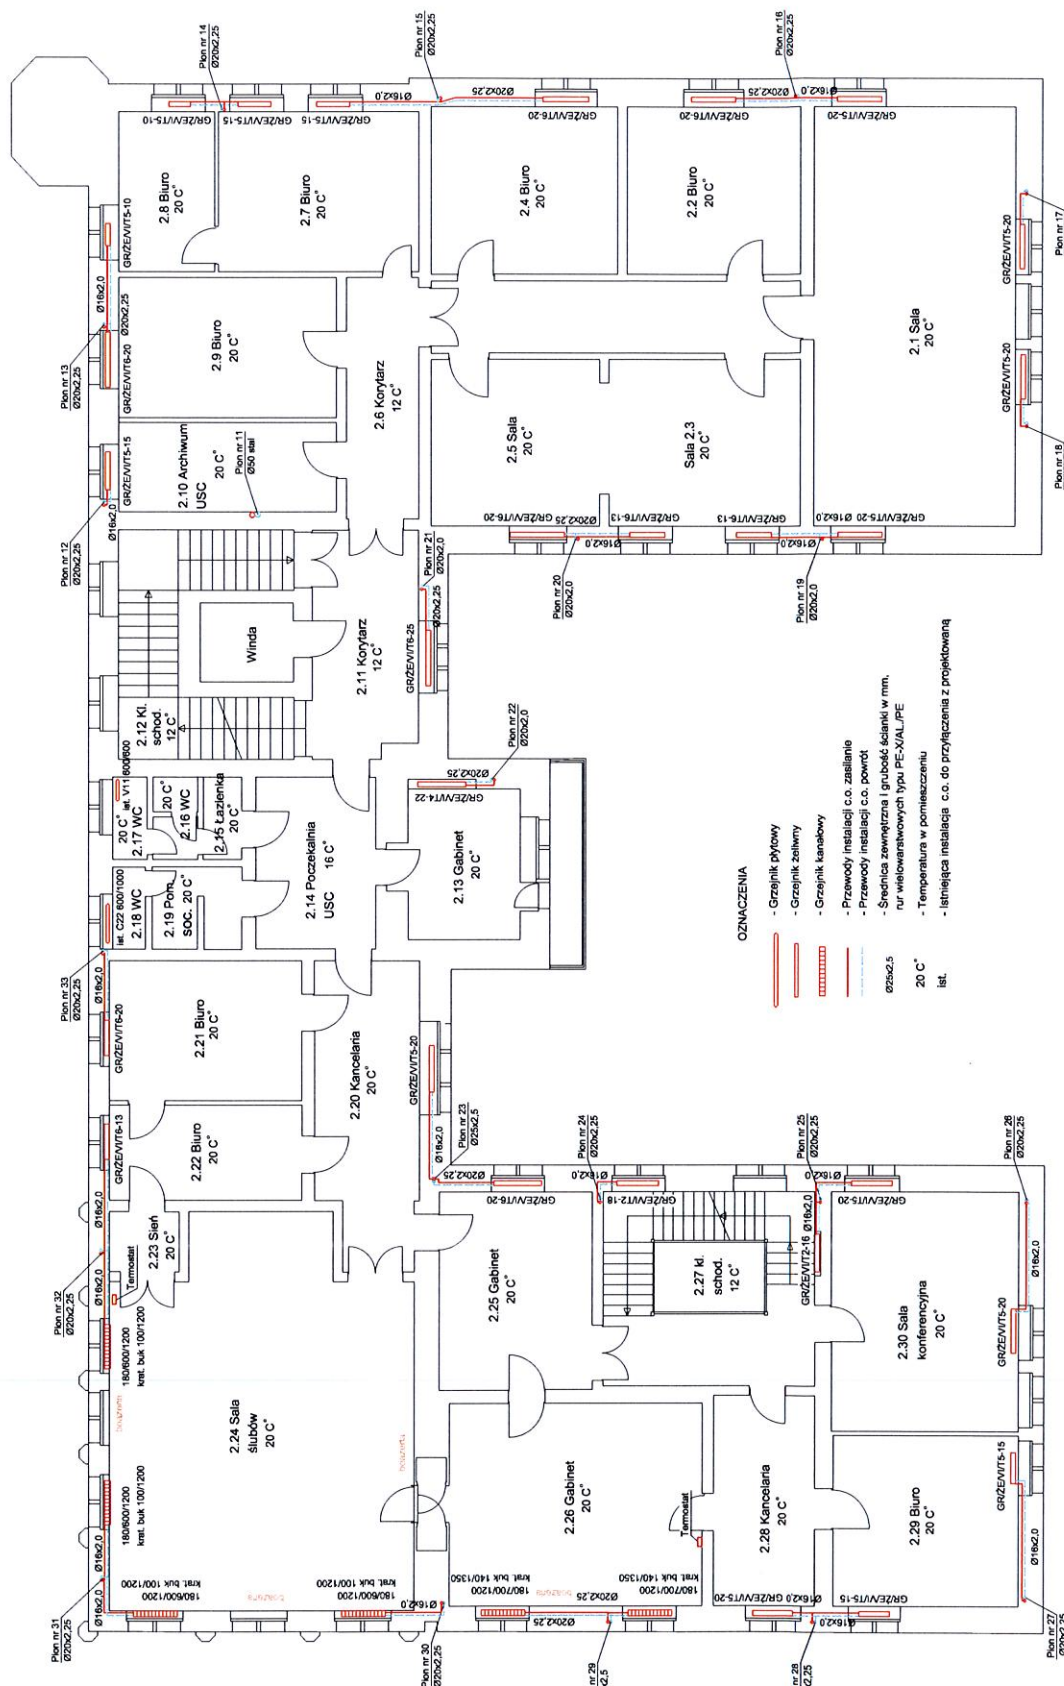


OZNACZENIA

- Grzejnik płytowy
- Grzejnik żelazny
- Grzejnik kanałowy
- Przewody instalacji c.o. zasilanie
- Przewody instalacji c.o. powrot
- Srednica zewnętrzna i grubosc ścianki w mm.
- wielowarstwowych typu PE-X/AL/PE
- Temperatura w pomieszczeniu
- Istniejąca instalacja c.o. do przyłączenia z projektowaną

PROJEKT BUDOWLANY

Instalacja C.O.		Skala	1:100	Arkusz	7
- Rzut I-go piętra -		Data	2014-03		
Autor		RATUSZ MIEJSKI			
Sprawdził		UL. ARMII KRAJOWEJ 12, 78-100 KOŁOBRZEŻ			
Opracował					
Obiekt:					

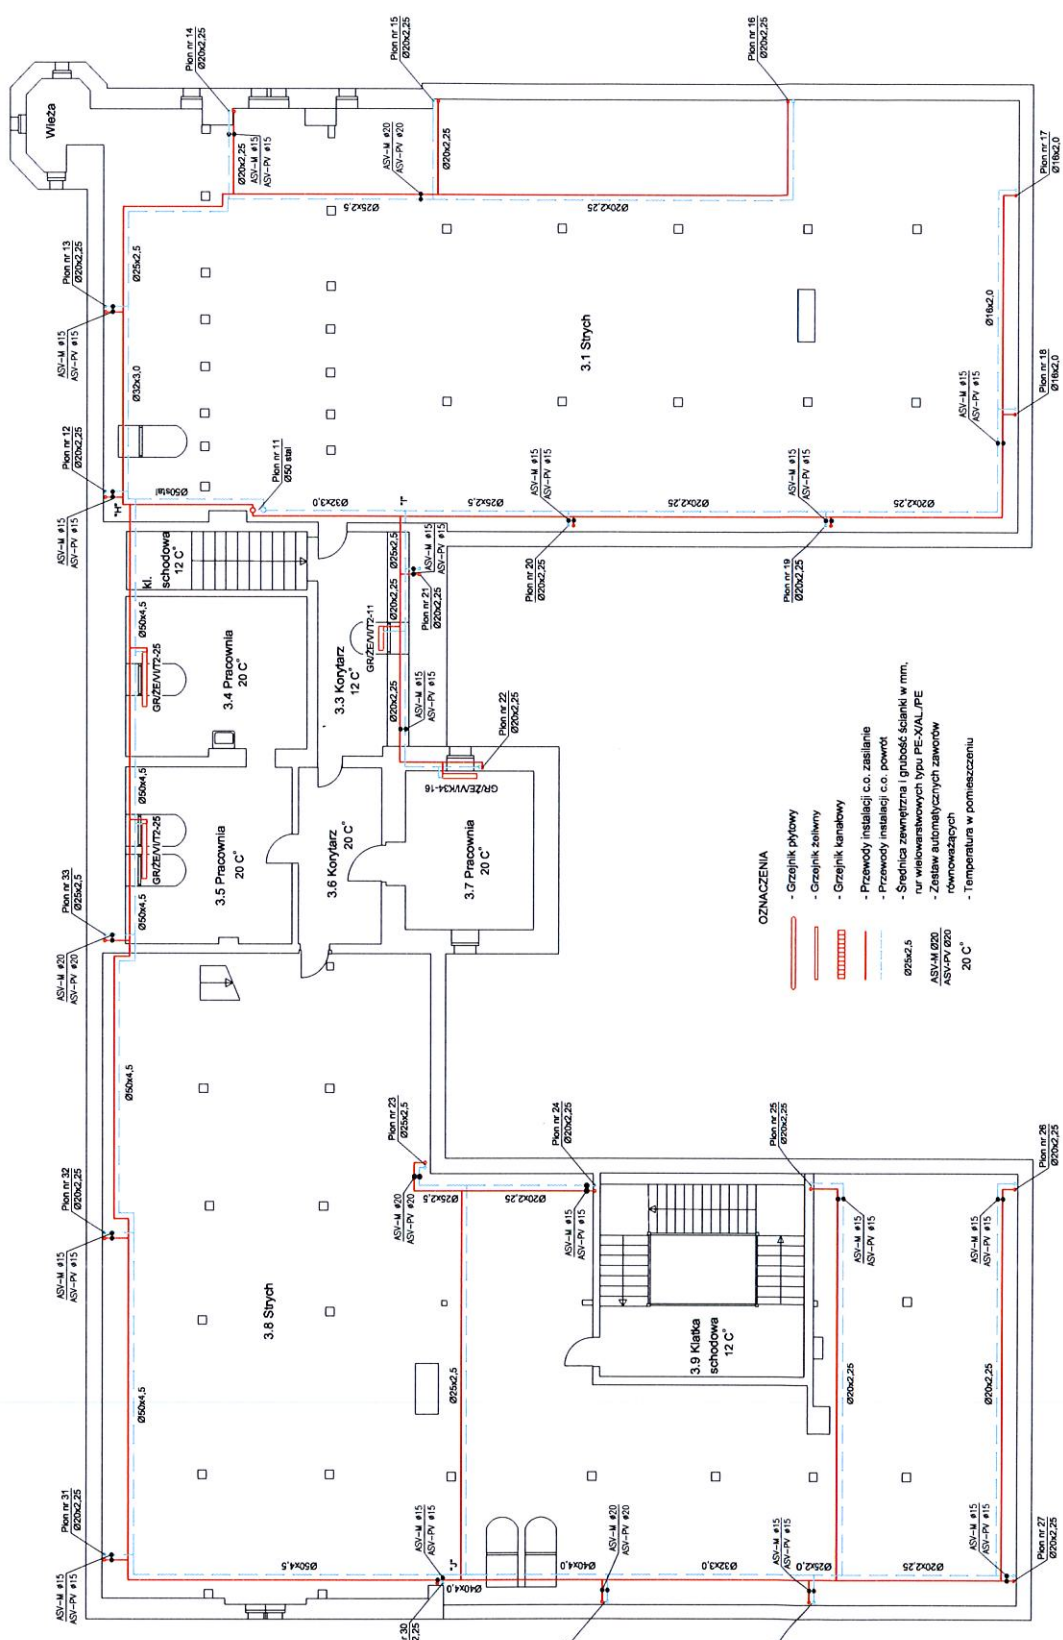

- OZNACZENIA**
- Grzejnik płytowy
 - Grzejnik żeliwny
 - Grzejnik kanałowy
 - Przewody instalacji c.o. zasilane
 - Przewody instalacji c.o. powrót
 - Średnica zewnętrzna (grubość ścianki w mm, nr wykonawczych typ PE-X/AL/PE równoleżących
 - Zestaw automatycznych zaworów
 - Temperatura w pomieszczeniu

PROJEKT
BUDOWLANY

Aster
Sprawdził
Opracował
Obiekt:

Instalacja C.O.
- Rzut poddasza -

UL. ARMII KRAJOWEJ 12, 78-100 KOŁOBRZEG

Skala 1:100
Data 2014-03

Arkusz 8